


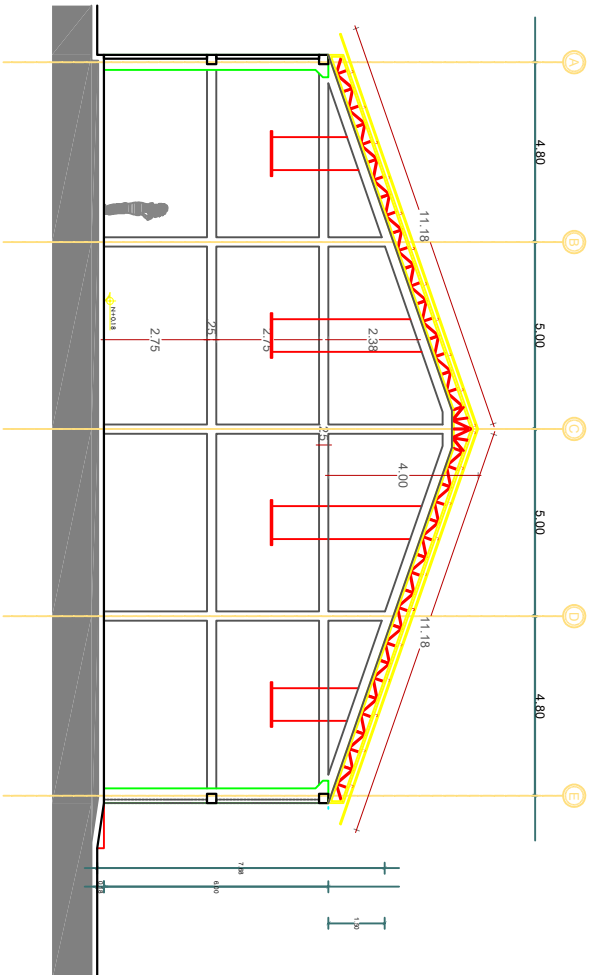

SECCION A - A' TIPO
escala 1:100



LABORATORIO DE TRANSFORMADORES

AREA DE EDIFICACION: 300 M2

PROPIETARIO:

CNEL EP ESMERALDAS

DISEÑO ARQUITECTONICO:

ING.HAROLD LOOR

DIGITALIZACION DE PLANO:

ING.HAROLD LOOR

RESPONSABILIDAD TECNICA:

ING.HAROLD LOOR

CONTENIDO:

- PLANTAS ARQUITECTONICAS
- SECCION / FACHADA
- INSTALACIONES ELECTRICAS
- INSTALACIONES HIDROSANIT.

FECHA:


MARZO /2023

LAMINA:


2/3

FIRMA


FACHADA BODEGA
escala 1:100

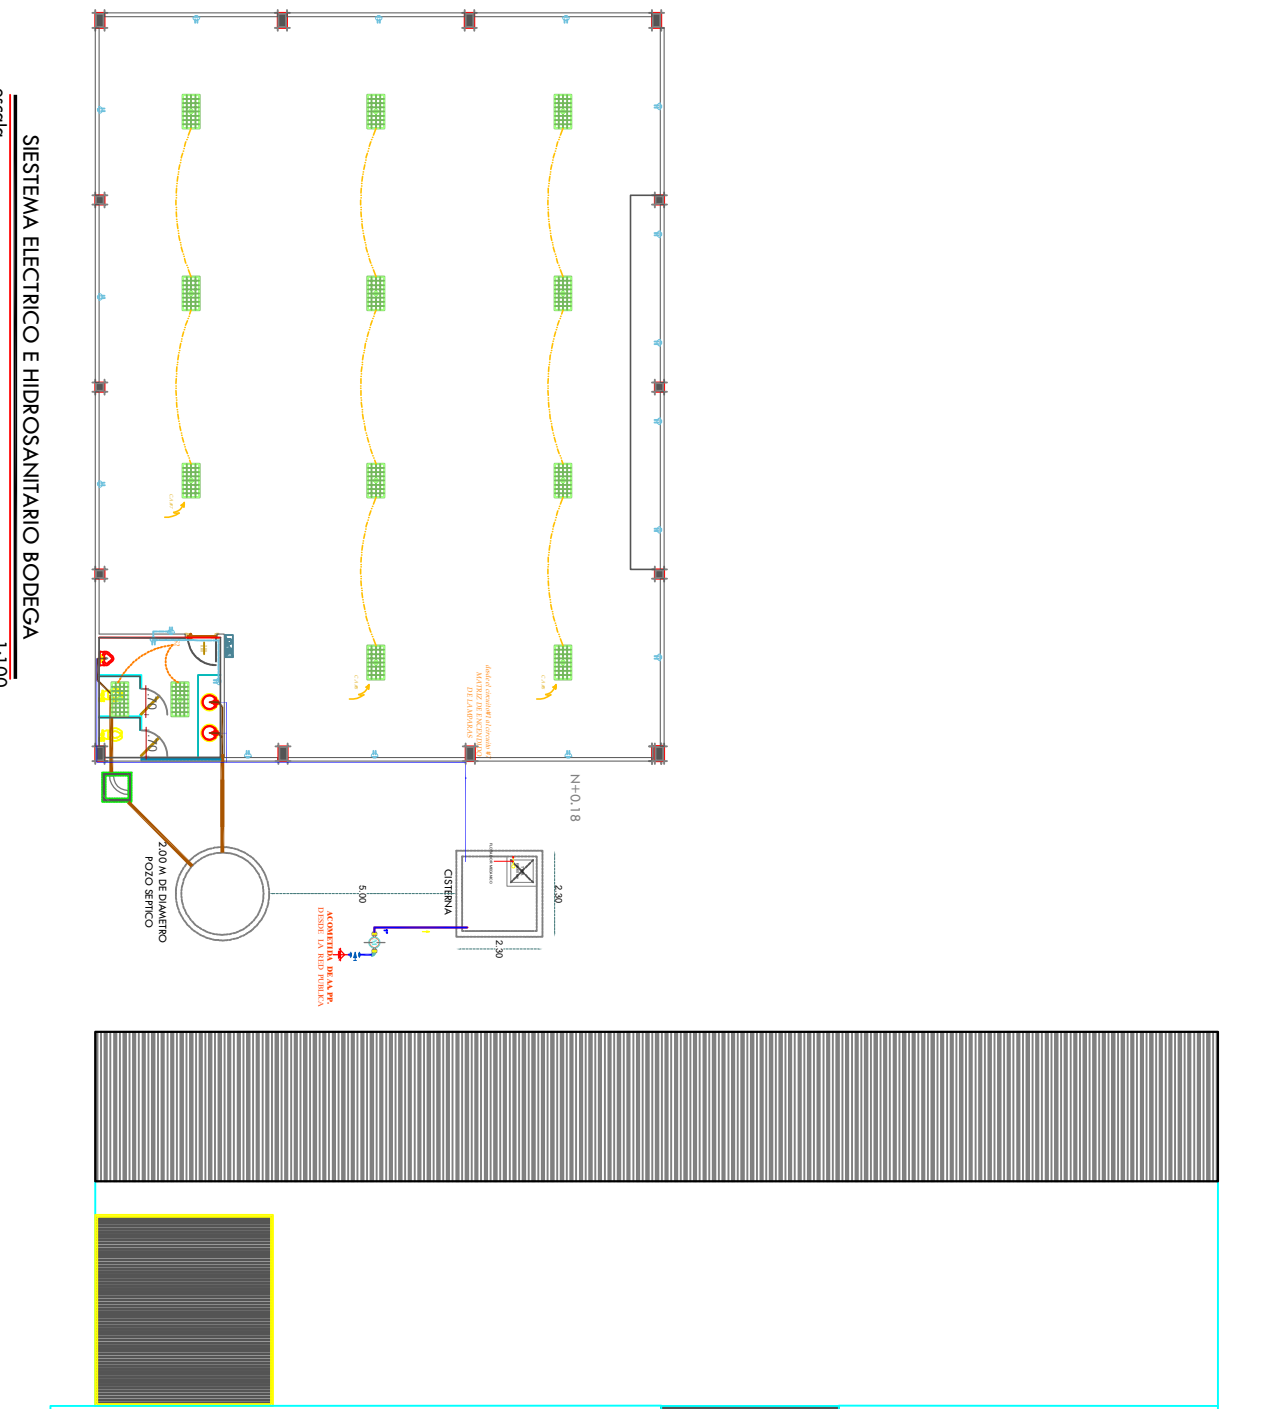

SIESTEMA ELECTRICO E HIDROSANITARIO BODEGA
escala 1:100

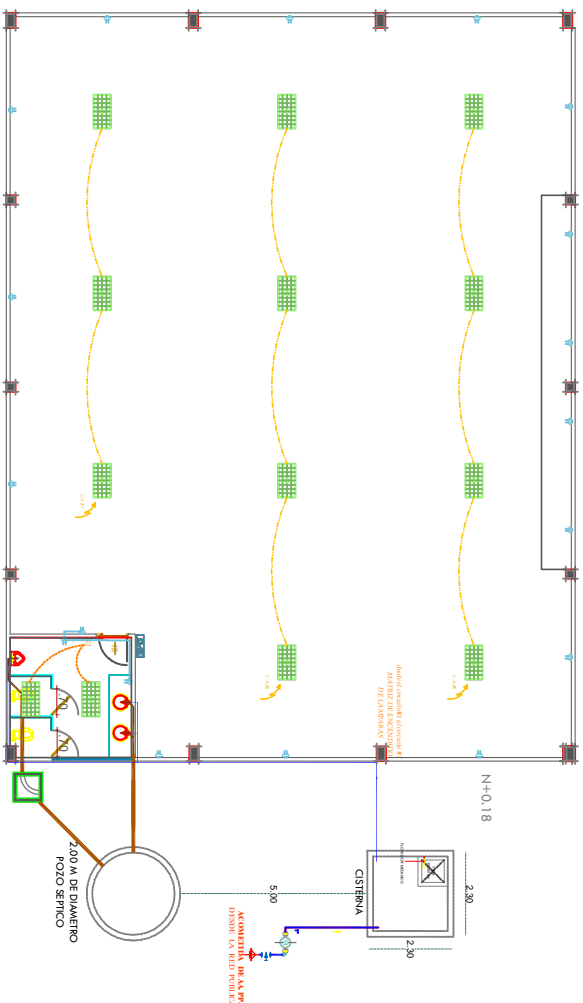

PLANTA BODEGA
escala 1:100

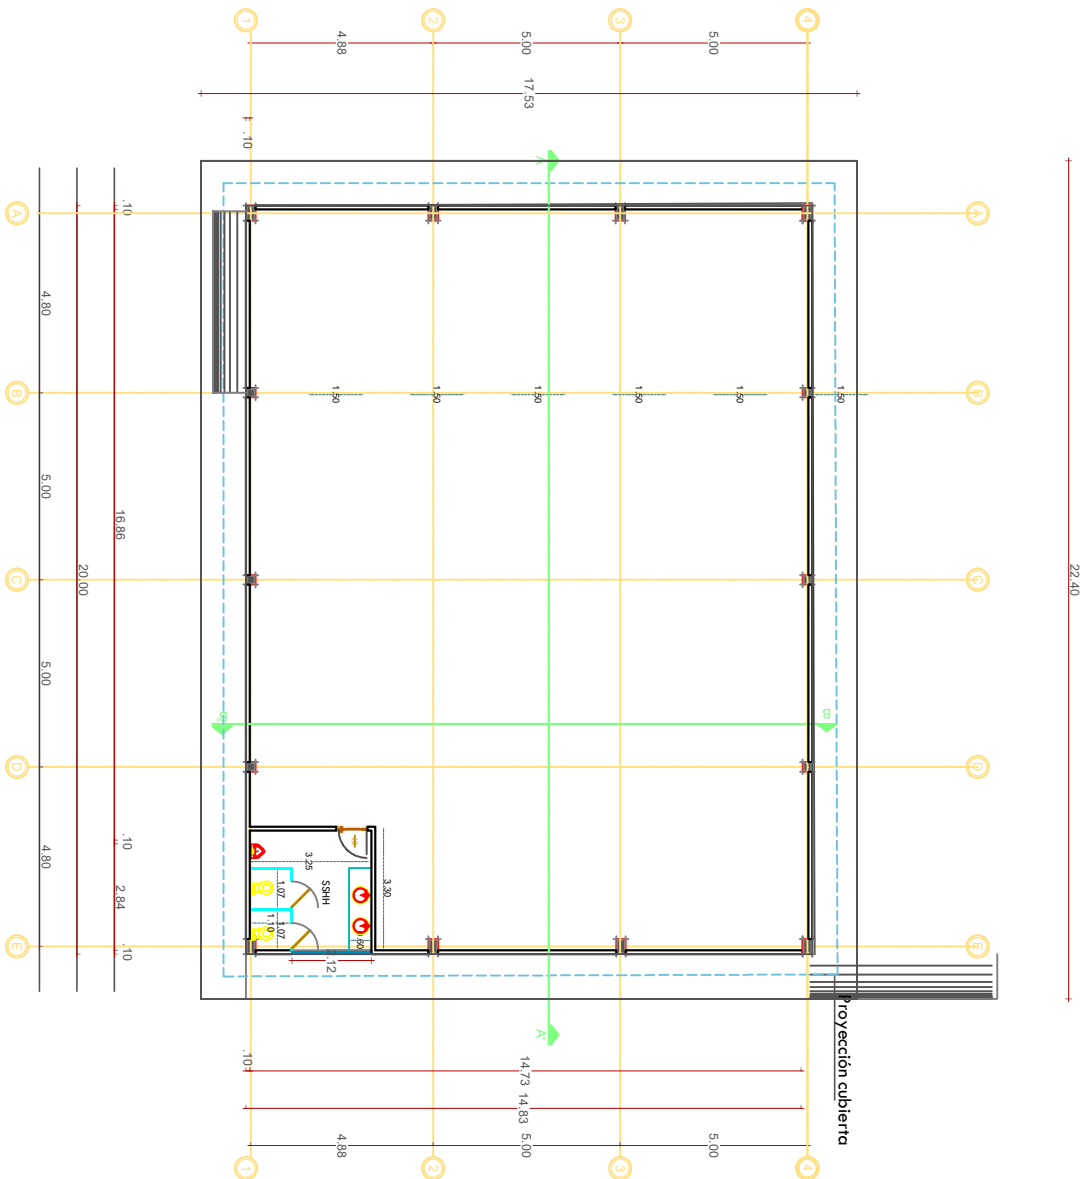

FACHADA PRINCIPAL
escala 1:100

